

**CITTA' DI CHIOGGIA**

Provincia di VENEZIA

Settore  
LAVORI PUBBLICI

**PROGETTO ESECUTIVO**

**RISTRUTTURAZIONE/AMMODERNAMENTO DI APPRODO  
"PUNTO DI SBARCO" IN LOCALITA' PUNTA POLI - CHIOGGIA**

**LINEA IDRICA**

RESPONSABILE DEL PROCEDIMENTO:

ING. STEFANO PENZO

ISTRUTTORE DEL PROCEDIMENTO:

GEOM. DANIELE BERGO

Tavola n°:

05

Scala:

Data: 04/03/2015

PROGETTISTA:

ING. DAVIDE FERRO

I.P.T. s.r.l.  
via Uruguay 20, 35127 Padova (PD)  
Tel. 049-8701616 - Fax 049-8701356  
www.iptonline.it


COLLABORATORE TECNICO:

COLLABORATORE GRAFICO:

DIS. MARIA CRISTINA FOGO

COORDINATORE GRAFICO:

File: 1400.35/005

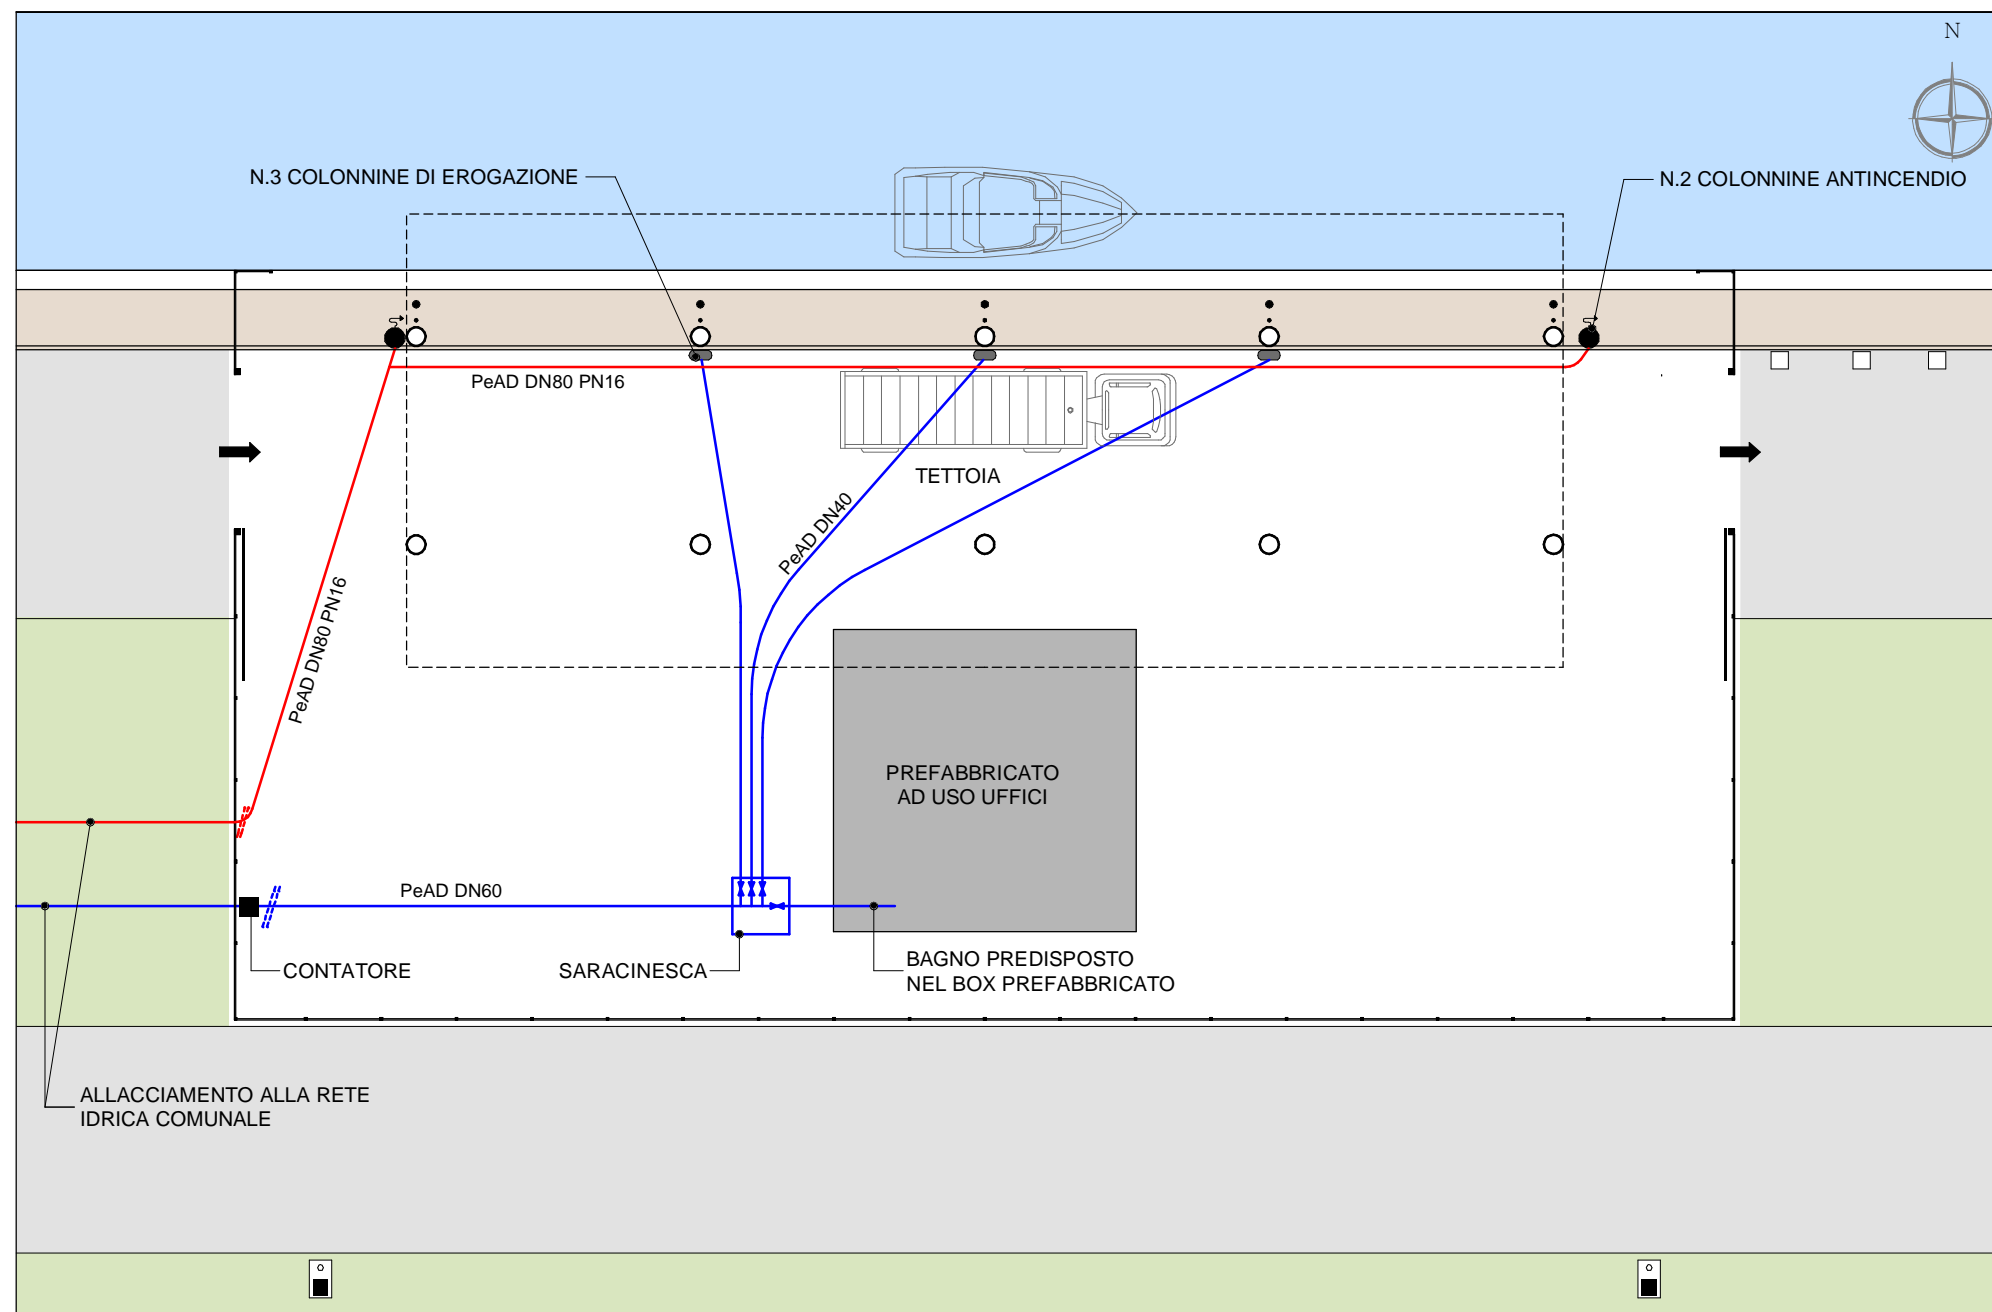

### LEGENDA

- POZZETTO IN CLS 60x60 cm CHIUSINO IN GHISA C250
- CONDOTTE IDRICHE IN PeAD  $\varnothing$ 40 mm ENTRO TUBOCAMICIA  $\varnothing$ 160 mm IN PVC
- CONDOTTE ANTINCENDIO

**PLANIMETRIA**  
Scala 1:200